



Инв. № подл.	
Подпись и дата	
Взам. инв. №	

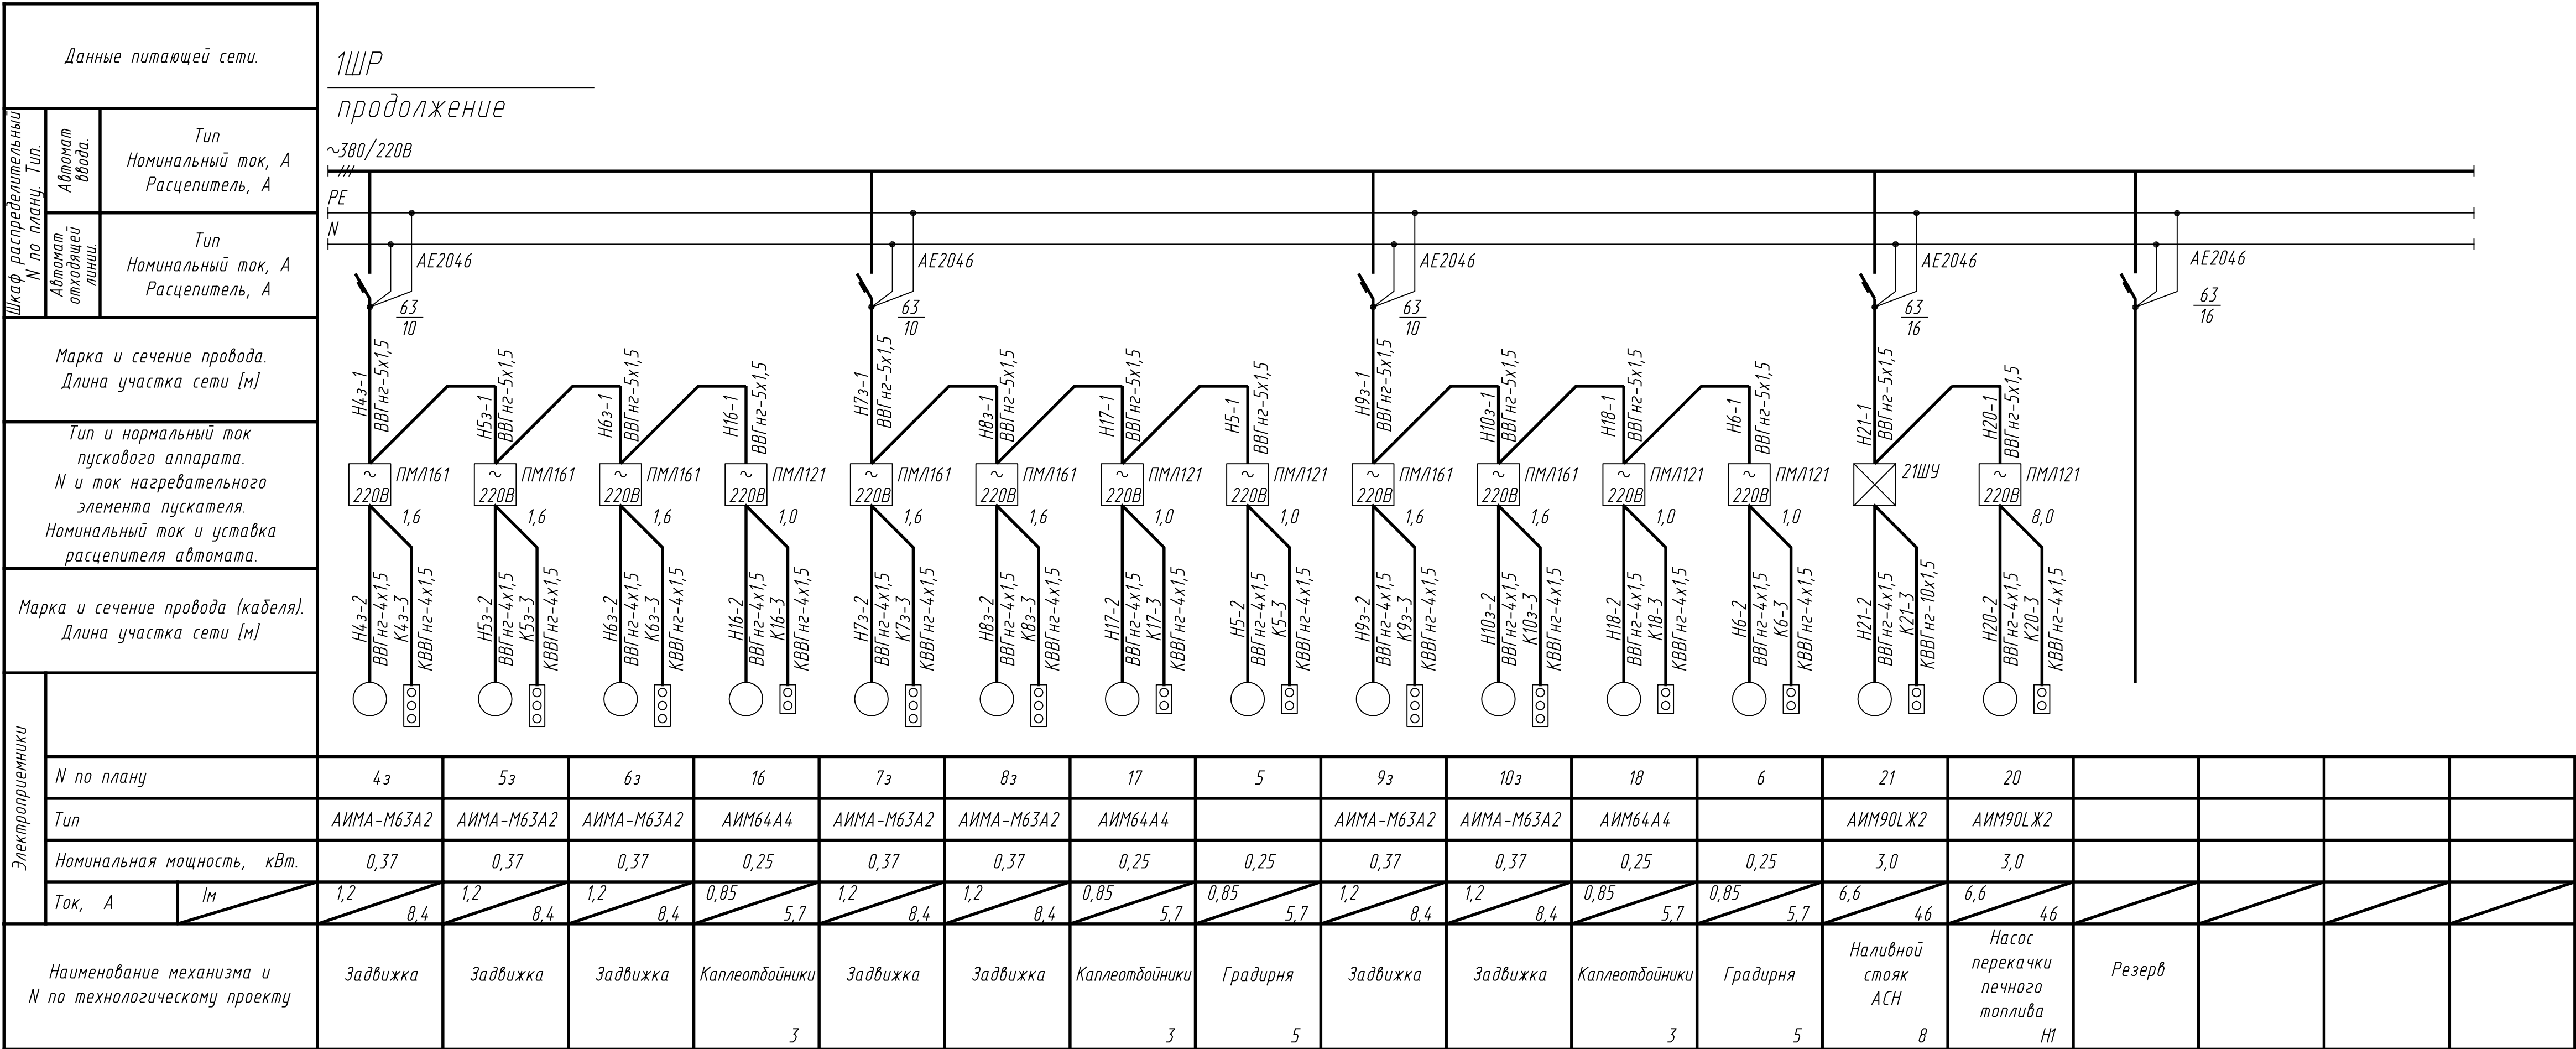

Сборка магнитных пускателей СМП

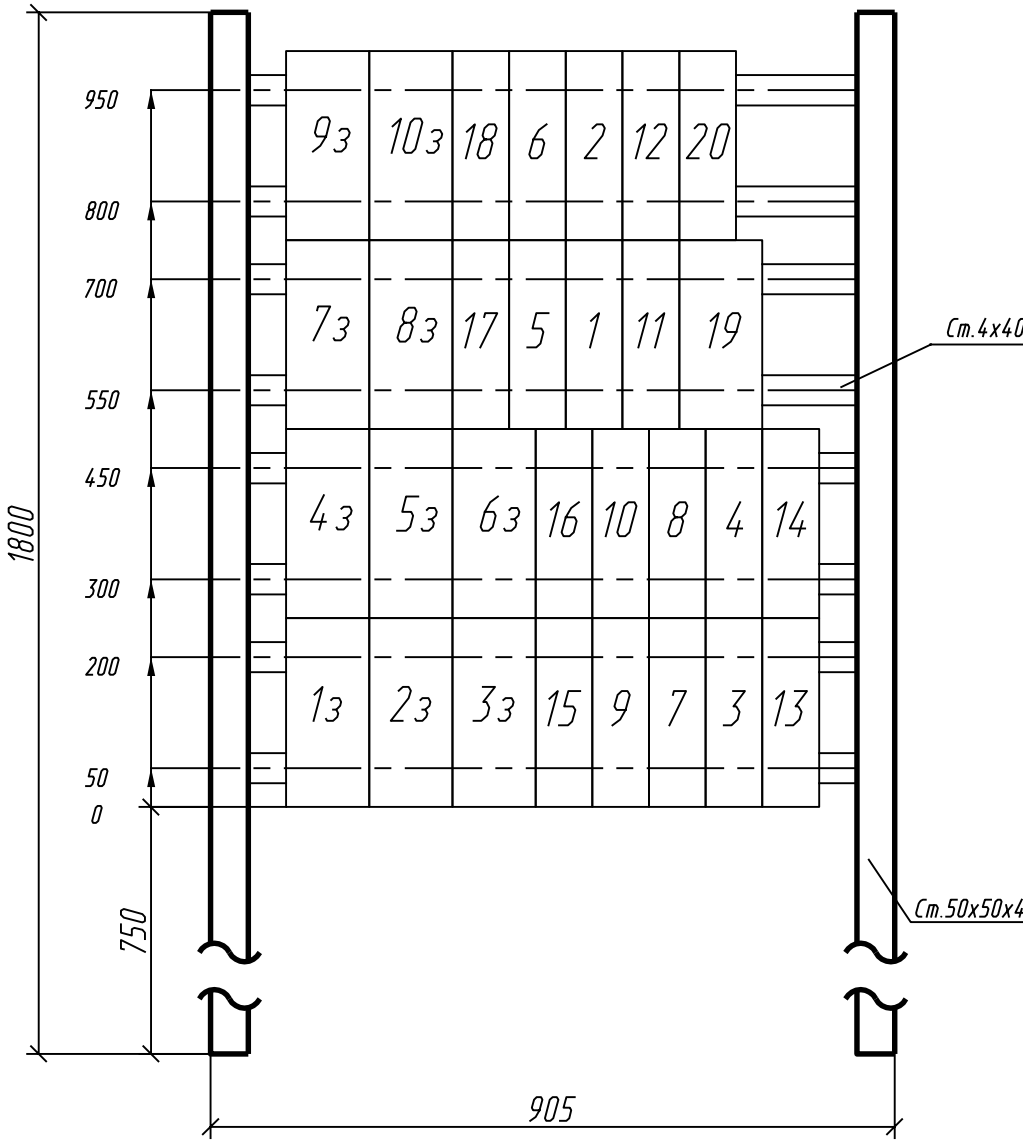

К установке приняты кнопочные посты типа:  
КУ-92-1Exd116T5-Y2 - 7шт.  
КУ-93-1Exd116T5-Y2 - 7шт.

						2104 - 00 - Э2						
						Установка по переработке резиносодержащих отходов ООО "Эковторресурс" г.Новошахтинск						
Изм.	Кол.	Лист	Ндк	Подпись	Дата					Стадия	Лист	Листов
Гл. спец.	Разраб	Проверил	Сопожникова	Телков	Буракова					Р	2	
						Схема однолинейная принципиальная 1ШР				ОАО ПищеАгроСтройПроект г.Ростов-на-Дону Формат А4х4		