



План расположения электрооборудования на отм. 0,000

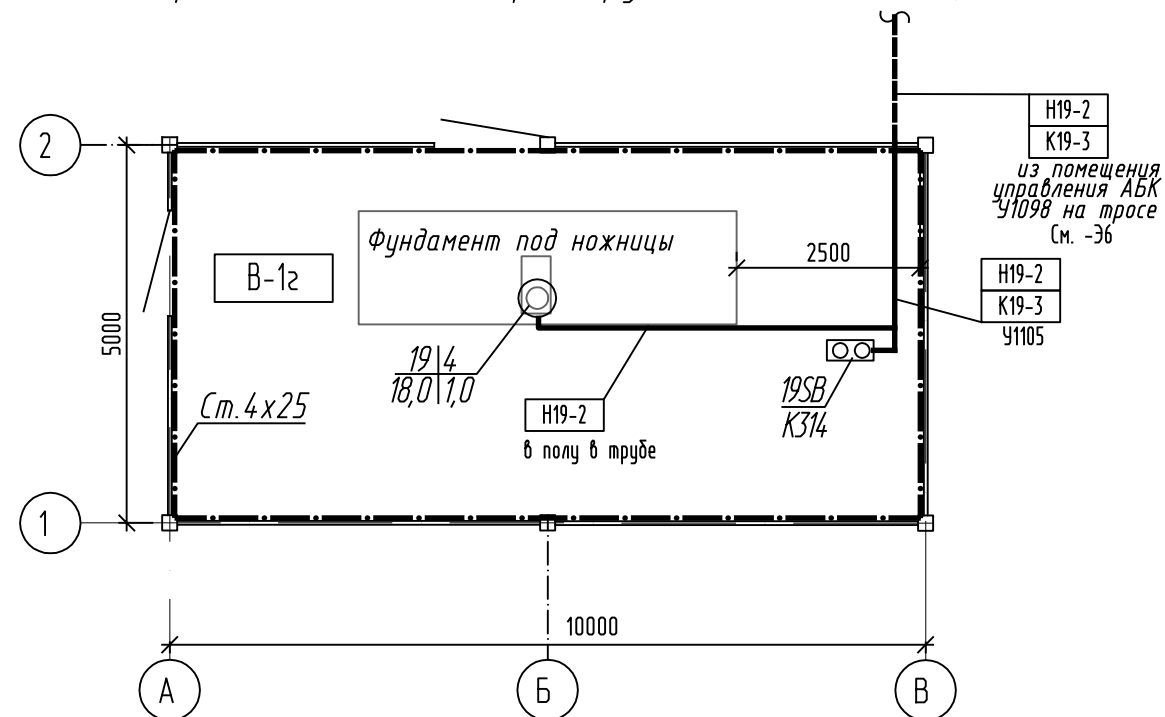

План электроосвещения на отм. 0,000

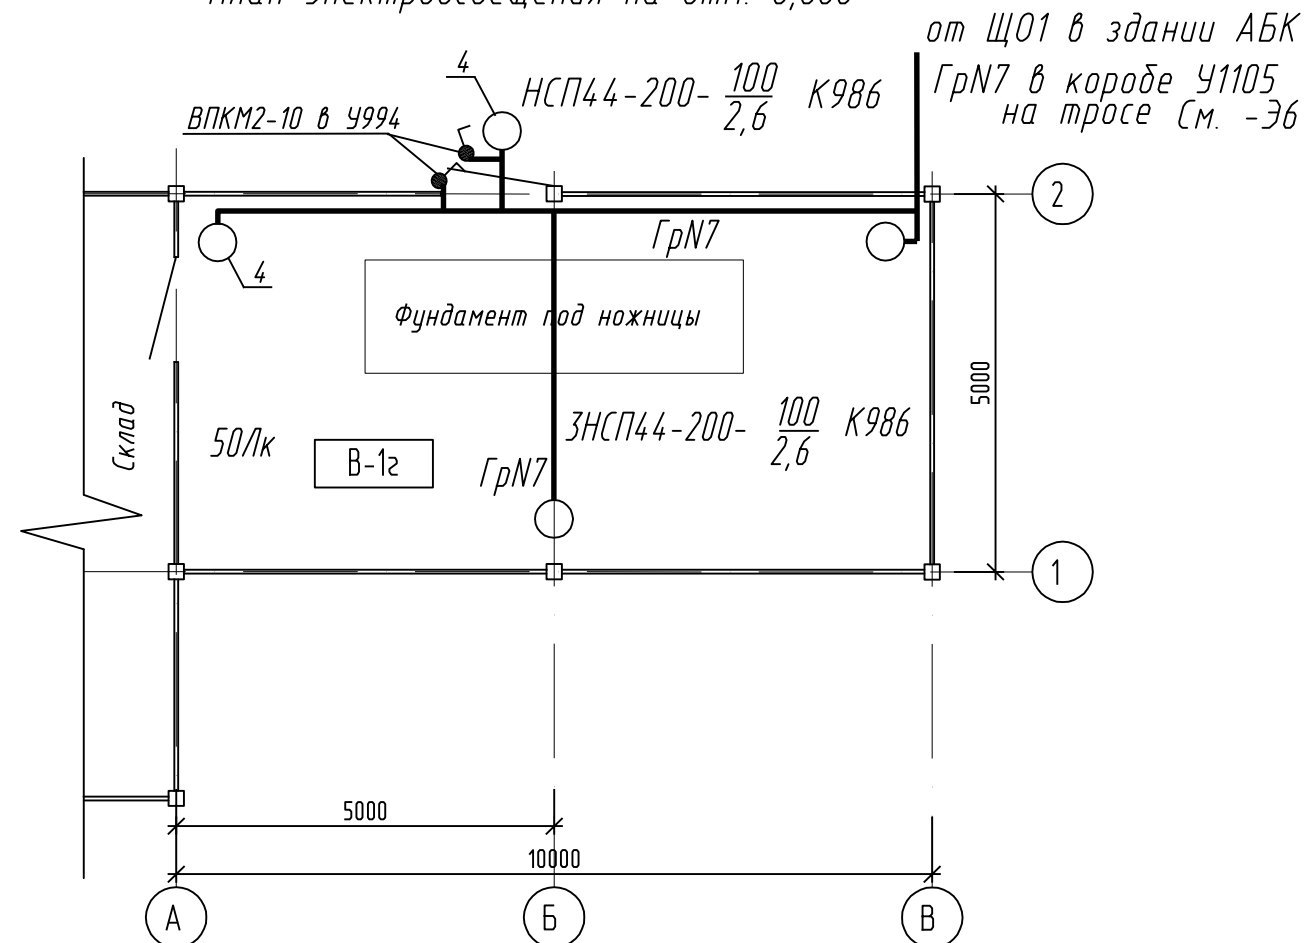

Ведомость узлов установки
электрического оборудования на плане расположения

Поз.	Обозначение	Наименование	Кол.	Прим.
1	5.407-144.1-30	Установка поста управления	1	
2		Прокладка кабелей в коробе У1105	6	м
3		Прокладка кабелей в трубе	8	м
4		Стойка К314У2	1	
5	5.407-91.1.40МЧ	Установка светильника с лампой		
		накаливания на К986У3	5	

Управление освещением осуществляется индивидуальными выключателями у входа в коробке У994.

Распределительные сети выполнены кабелем с медными жилами ВВГнг, прокладываются в коробе и в трубе в полу.

Для защиты обслуживающего персонала от попадания под опасное напряжение при повреждении изоляции предусматривается устройство защитного заземления и зануления, для чего используется нулевые жилы кабеля и внутренний контур заземления (Ст.4х25).

поз.	Обозначение	Наименование	Ед. изм.	кол.	Примечание
	ГОСТ 103-76*	Сталь полосовая 4х25	м/кг	21/17	0,79

						2104 - 00 - Э		
						Установка по переработке резиносодержащих отходов и пластмассы для ООО ПВП "Эковторресурс" в г. Новошахтинск		
Изм.	Кол.	Лист	Идок	Подпись	Дата			
						Силовое электрооборудование и электроосвещение.		
						Стадия	Лист	Листов
						Р	8	
Гл. спец.	Сапожникова			Виктор		ОАО ПищеАгроСтройПроект г.Ростов-на-Дону		
Разработал	Телков			Михаил				
Разработал	Грицун			Сергей				
Проверил	Буракова			Наталья				
						Площадка для ножниц. Планы на отм.0.000.		

Копировал

Формат А3

Инв. N подл. Подпись и дата Взам.инв. N